


DISPOZICE 2. NP. – NOVÝ STAV

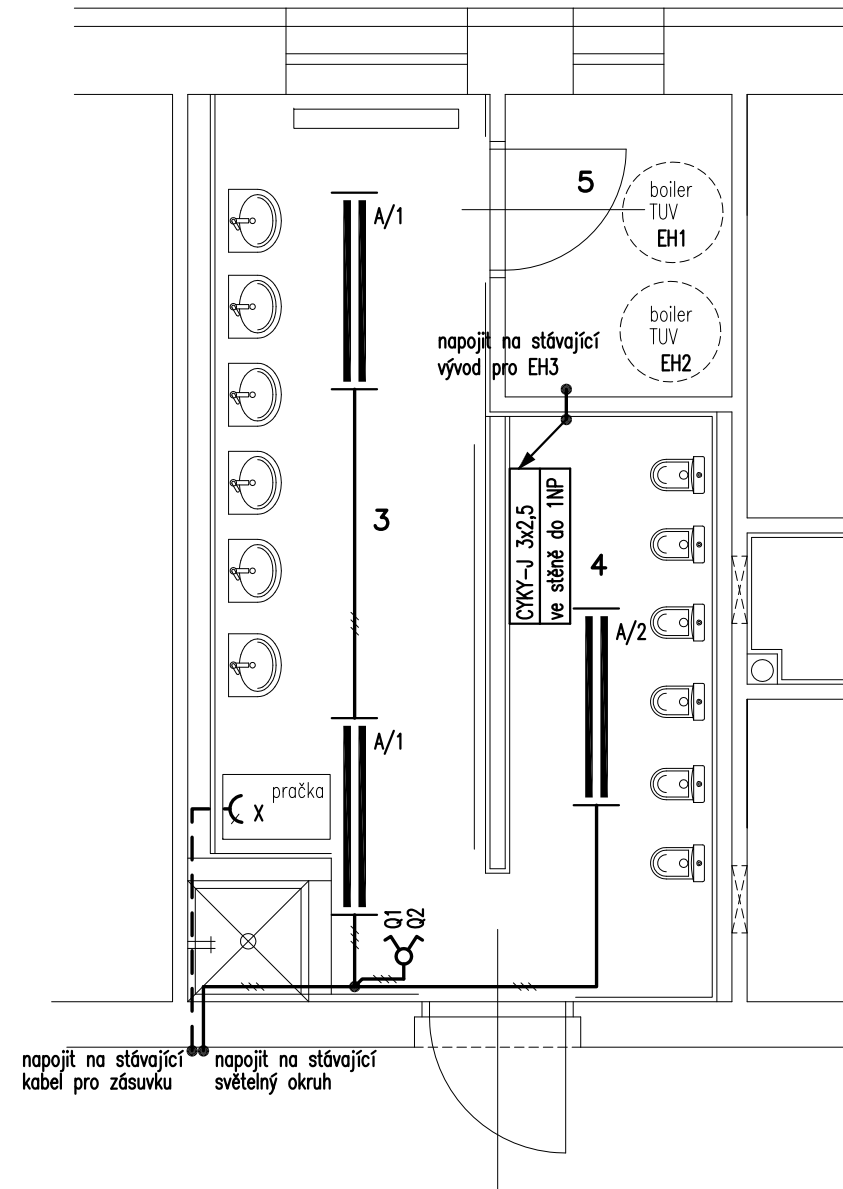


LEGENDA ÚČELU MÍSTNOSTÍ 1NP

ČÍSLO MÍST.	ÚČEL MÍSTNOSTI	PLOCHA [m ²]	ČSN EN 12464-1 – KAPITOLA 5.3 HODNOTY Em, UGRL, Uo, Ra					PROSTORY ČSN 332000
3	UMÝVARNA DĚTÍ OD 2–6 LET	11,15	5.2.4	200 lx	25	0,4	80	ZÓNY
4	ZÁCHODY DĚTÍ OD 2–6 LET	6,00	5.2.4	200 lx	25	0,4	80	ZÓNY
5	ZÁSOBNÍKY TUV	3,00	stávající osvětlení					NORMÁLNÍ

LEGENDA :

- — — — — KABELY SVĚTELNÝCH OKRUHŮ CYKY O PRŮŘEZU VODIČŮ 1,5 mm²
- - - - - KABELY ZÁSUVKOVÝCH OKRUHŮ CYKY-J 3x2,5
- ||| A INTERIÉROVÉ SVÍTIDLO ZÁŘIVKOVÉ – 2x36W, 230V/50Hz, IP20 – MODUS LLY 236 KP
- ⊗ SPÍNAČ DOMOVNÍ KOLÉBKOVÝ DO KRABICE – 10A/230V – řazení 2
- ⊘ ZÁSUVKA JEDNONÁSOBNÁ DO KRABICE – 16A/230V
- EH STÁVAJÍCÍ ZÁSOBNÍK TUV – 2kW/230V

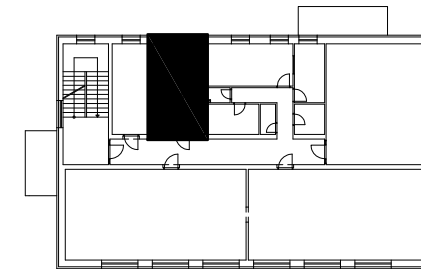

POZNÁMKA :

- ELEKTRICKÉ NAPÁJENÍ DLE ČSN EN 61293 (330150):
– 3+PE+N stř. 50Hz,400V/TN-S
- OCHRANA PŘED NEBEZPEČNÝM DOTYKEM NEŽIVÝCH ČÁSTÍ DLE ČSN 332000-4-41 ed.2:
– SAMOČINNÝM ODPOJENÍM OD ZDROJE DOPLNĚNA POSPOJENÍM
- PROSTORY Z HLEDISKA ÚRAZU ELEKTRICKÝM PROUDEM DLE ČSN 33 2000-4-41 ed.2/Z1 A ČSN 33 2000-5-51 ed.3:
– NORMÁLNÍ
– ZÓNY – NORMÁLNÍ SE ZONAMI
- STÁVAJÍCÍ ROZVODY SILNOPROUDÉ ELEKTROTECHNIKY V MÍSTNOSTI UMÝVARNA A ZÁCHODY PRO DĚTI BUDOU ZRUŠENY A NOVÉ BODOU NAPOJENY NA STÁVAJÍCÍ KABELY NA HRANICI MÍSTNOSTI – S MIN. ZÁSAHEM DO SOUSEDNÍ MÍSTNOSTI
- NOVÉ ROZVODY SILNOPROUDÉ ELEKTROTECHNIKY PRAVEDENY VE STĚNÁCH
- VYPÍNAČ A ZÁSUVKU UMÍSTIT 130cm NAD PODLAHOU
- POUŽÍT TYPY SVÍTIDEL A PŘÍSTROJŮ (VYPÍNAČE, ZÁSUVKU ATD.) DLE VÝBĚRU UŽIVATELE ZA DODRŽENÍ TECHNICKÝCH POŽADAVKŮ
- PODROBNÝ POPIS KABELIZACE VIZ "TECHNICKÁ ZPRÁVA"

GENERÁLNÍ PROJEKTANT:  Severoprojekt - CL s.r.o. OKRUŽNÍ 2338, 470 05 ČESKÁ LÍPA IČ: 64051871 TEL.: 487823601		ZHOTOVITEL: Ing. Václav VLACH – projektová činnost BUDYŠÍNSKÁ 2539, 470 06 ČESKÁ LÍPA IČ: 12035793 TEL.: 608024967	
ODBĚRATEL: OBEC PROVODÍN		HIP: Ing. Karel ŠIMÁNEK	
NÁZEV AKCE: OBEC PROVODÍN Objekt mateřské školy, č.p. 1, Provodín TPS – Silnoproudá elektrotechnika Dokumentace pro stavební povolení		FORMÁTY: 2A4 DATUM: 05/2016 ÚČEL DOK.: DSP MĚŘÍTKO: 1:50	ČÍSLO PARÉ: ZAK.ČÍSLO: 2786
MÍSTO: Provodín KRAJ: Liberecký		ARCHIVNÍ ČÍSLO: 2786-SP-F/10-Es	
NÁZEV VÝKRESU: Půdorys 2NP - silnoproudá elektrotechnika			